


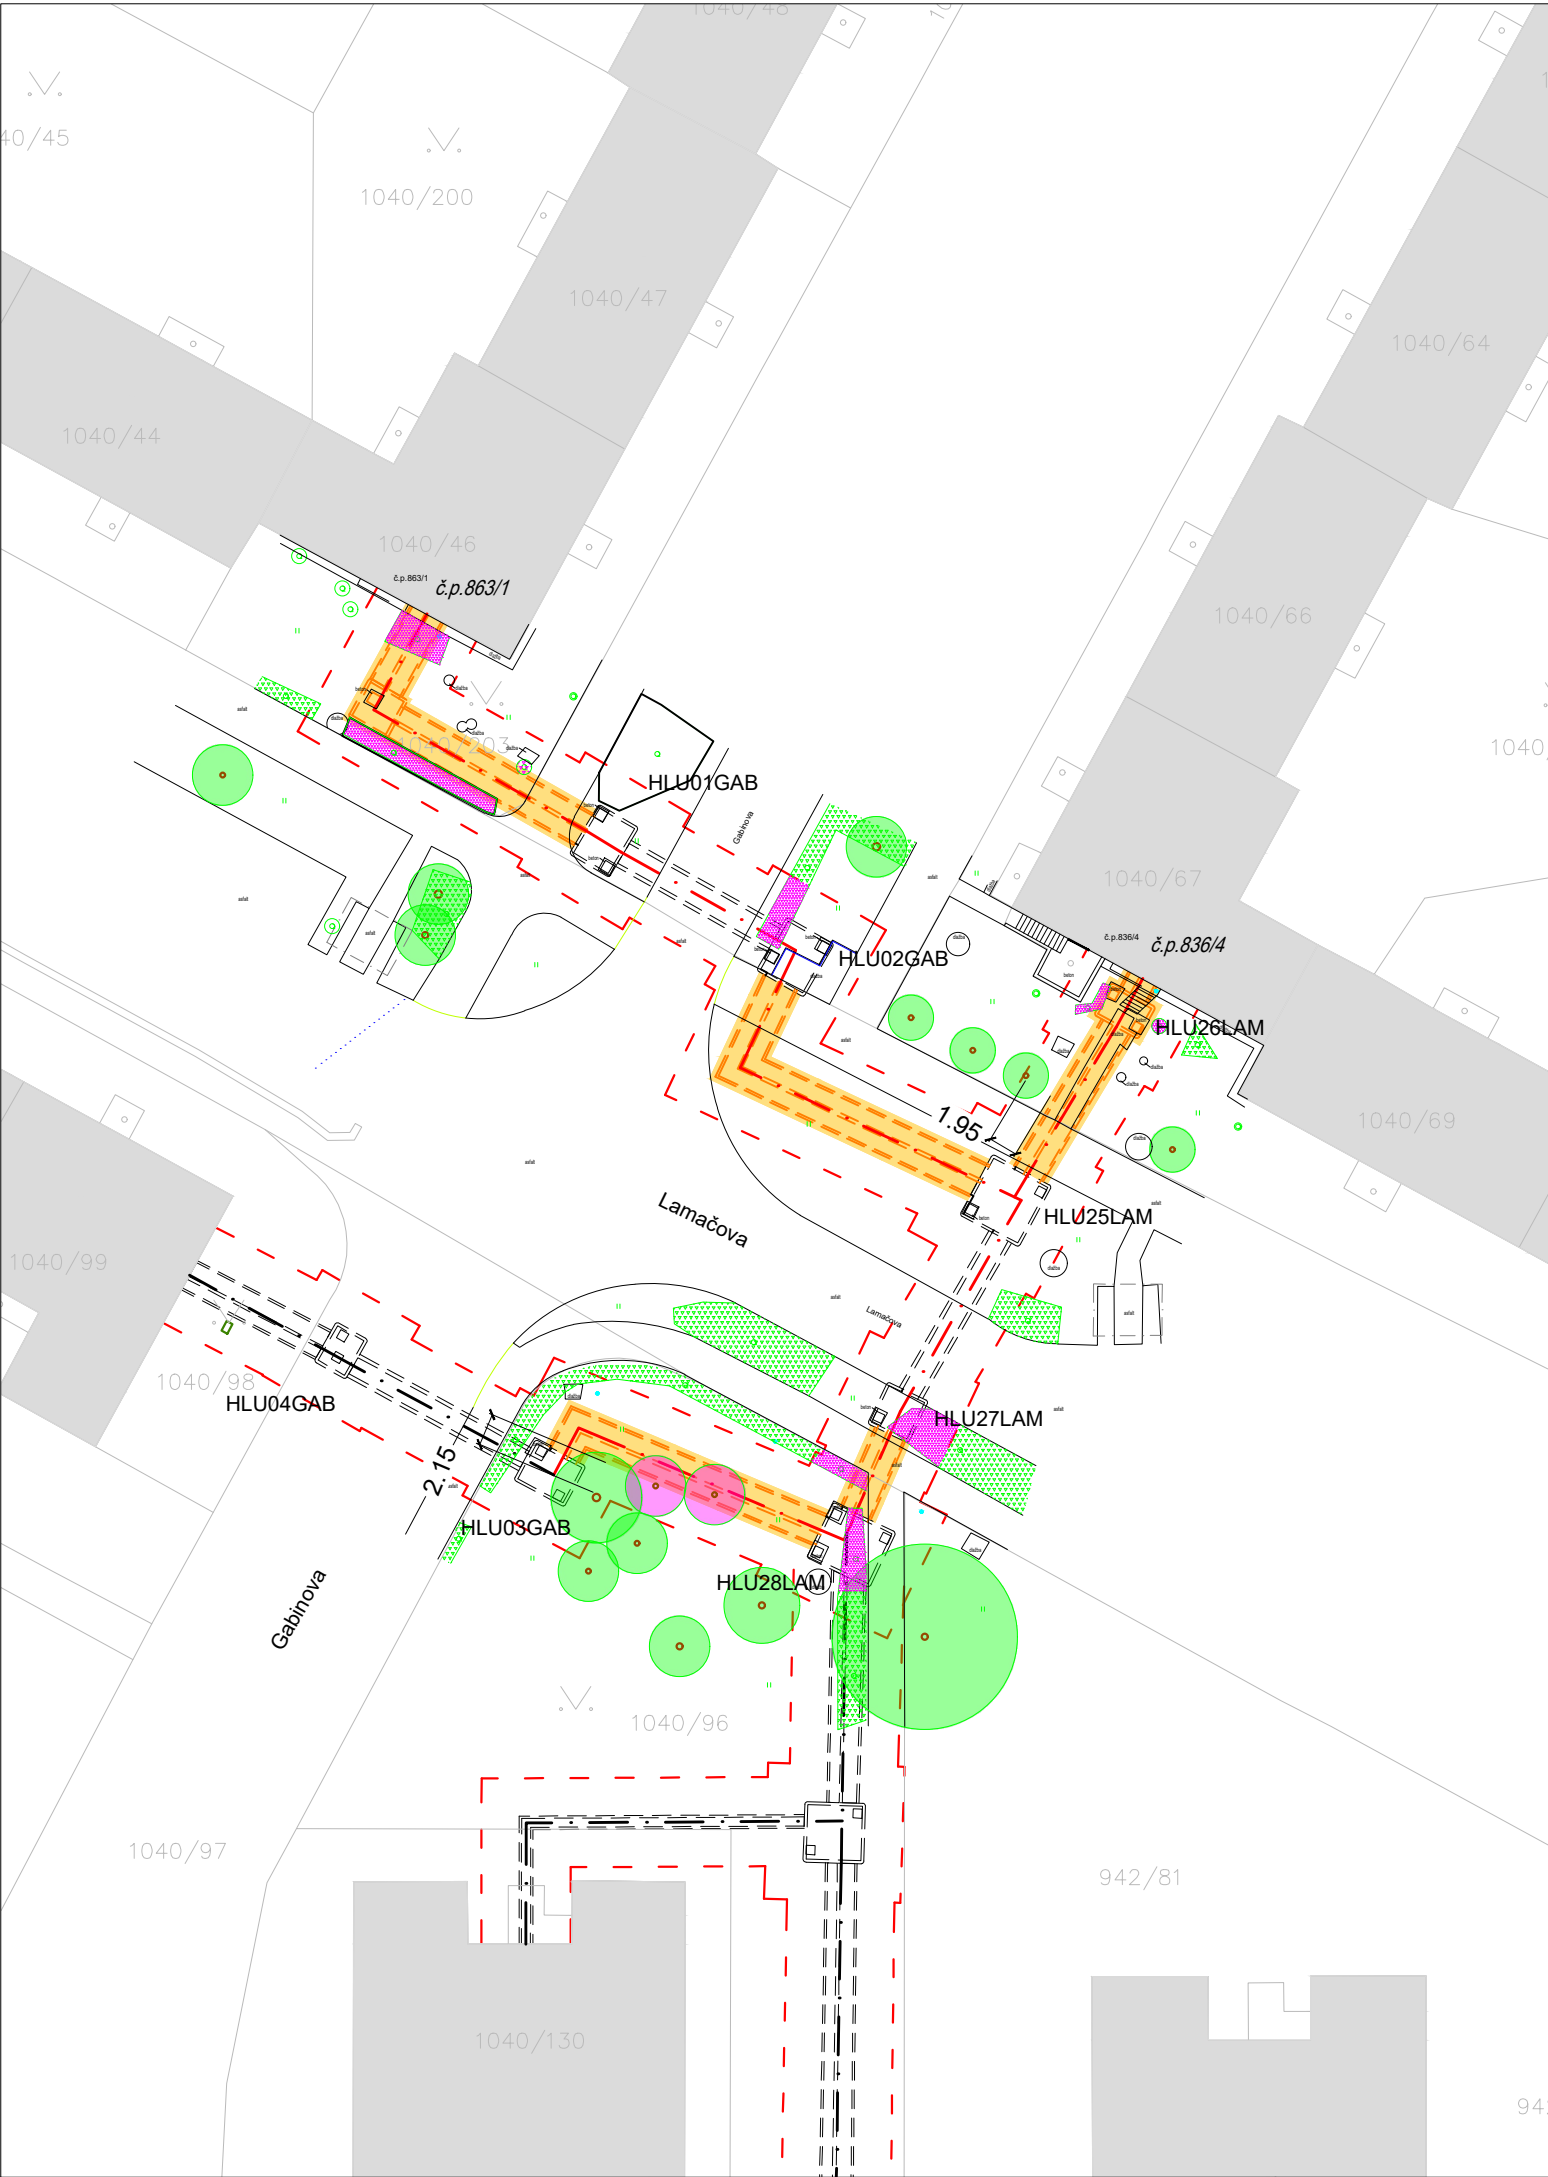


LEGENDA TEPELNÝCH SÍTÍ:

- OSA TRASY STÁVAJÍCÍHO TEPELOVODNÍHO POTRUBÍ
- OSA TRASY VÝMĚNY TEPELOVODNÍHO POTRUBÍ
- BOURANÉ TĚLESO TOPNÉHO KANÁLU
- STÁVAJÍCÍ TĚLESO TOPNÉHO KANÁLU
- STÁVAJÍCÍ OCHRANNÉ PÁSMO TEPELOVODU
- PLOCHA VÝKOPU

LEGENDA ZELENĚ:

- TRAVNATÁ PLOCHA
- STÁVAJÍCÍ VZROSTLÝ STROM
- STÁVAJÍCÍ VZROSTLÝ STROM NAVRŽENÝ KE KÁCENÍ
- STÁVAJÍCÍ KEŘE
- STÁVAJÍCÍ KEŘE - KÁCENÉ

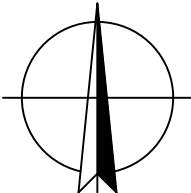

POZNÁMKA:

STÁVAJÍCÍ VZROSTLÉ STROMY V OCHRANNÉM PÁSMU TEPELOVODU BUDOU CHRÁNĚNY DŘEVĚNÝM BEDNĚNÍM DO VÝŠKY 2m.

KÁCENÍ ZELENĚ BUDE PROVÁDĚNO DLE DENDROLOGICKÉHO PRŮZKUMU A POVOLENÍ DLE PŘÍSLUŠNÉHO ÚŘADU

REVIZE	DATUM	NÁZEV	VYPRACOVAL	SCHVÁLIL
INVESTOR				
Veolia Energie Praha, a.s. Na Florenci 2116/15, 110 00 Praha info@veoliaenergie.cz				
OBJEDNATEL / GENERÁLNÍ PROJEKTANT				
TERMONTA PRAHA a.s. Třebohostická 46/11, 100 00 Praha www.termonta.cz, termonta@termonta.cz			TERMONTA PRAHA a.s.	
PROJEKTANT				
iprojekt info s.r.o. Šeříková 98/8, 637 00 Brno info@iprojekt.info				
STAVBA	VÝMĚNA POTRUBÍ TV A ÚT V OBLASTI BK5 - BARRANDOV UL. LAMAČOVA - GABINOVA		VYPRACOVAL MARTIN ČIHÁK	
			KONTROLOVAL ING. IVOŠ KUPSKÝ	
			SCHVÁLIL ING. JAKUB SYNÁČ	
			DATUM 02/2023	ČÍSLO PARÉ
			MĚŘÍTKO 1:500	
ČÁST	C. SITUAČNÍ VÝKRESY			
NÁZEV VÝKRESU	SITUACE PRO DENDROLOGII			
STUPEŇ	DOKUMENTACE PRO PROVÁDĚNÍ STAVBY	ZAKÁZKOVÉ ČÍSLO TP/0000308/23	ČÍSLO VÝKRESU C.3	